

MAPA DO CELÓW PROJEKTOWYCH


Skala 1:1000 (sekcja 356.314.141.143)

Obiekt : BRZESZCZKI DUŻE
 Obręb ewid.: BRZESZCZKI DUŻE
 Jedn. ewid.: ROGOWO
 Powiat : rypiński
 Woj. : kujawsko-pomorskie

Działka nr ewid. : 216/1, 237/6

PROJEKT ZAGOSPODAROWANIA TERENU
INWESTOR : GMINA ROGOWO
ADRES INWESTYCJI: BRZESZCZKI DUŻE GM. ROGOWO

Część opisowa :
 - - - - - projektowane przyłącze wodociągowe uzgodnione opinią ZUD
 - - - - - projektowane przyłącze odociągowe PE ϕ 40 mm

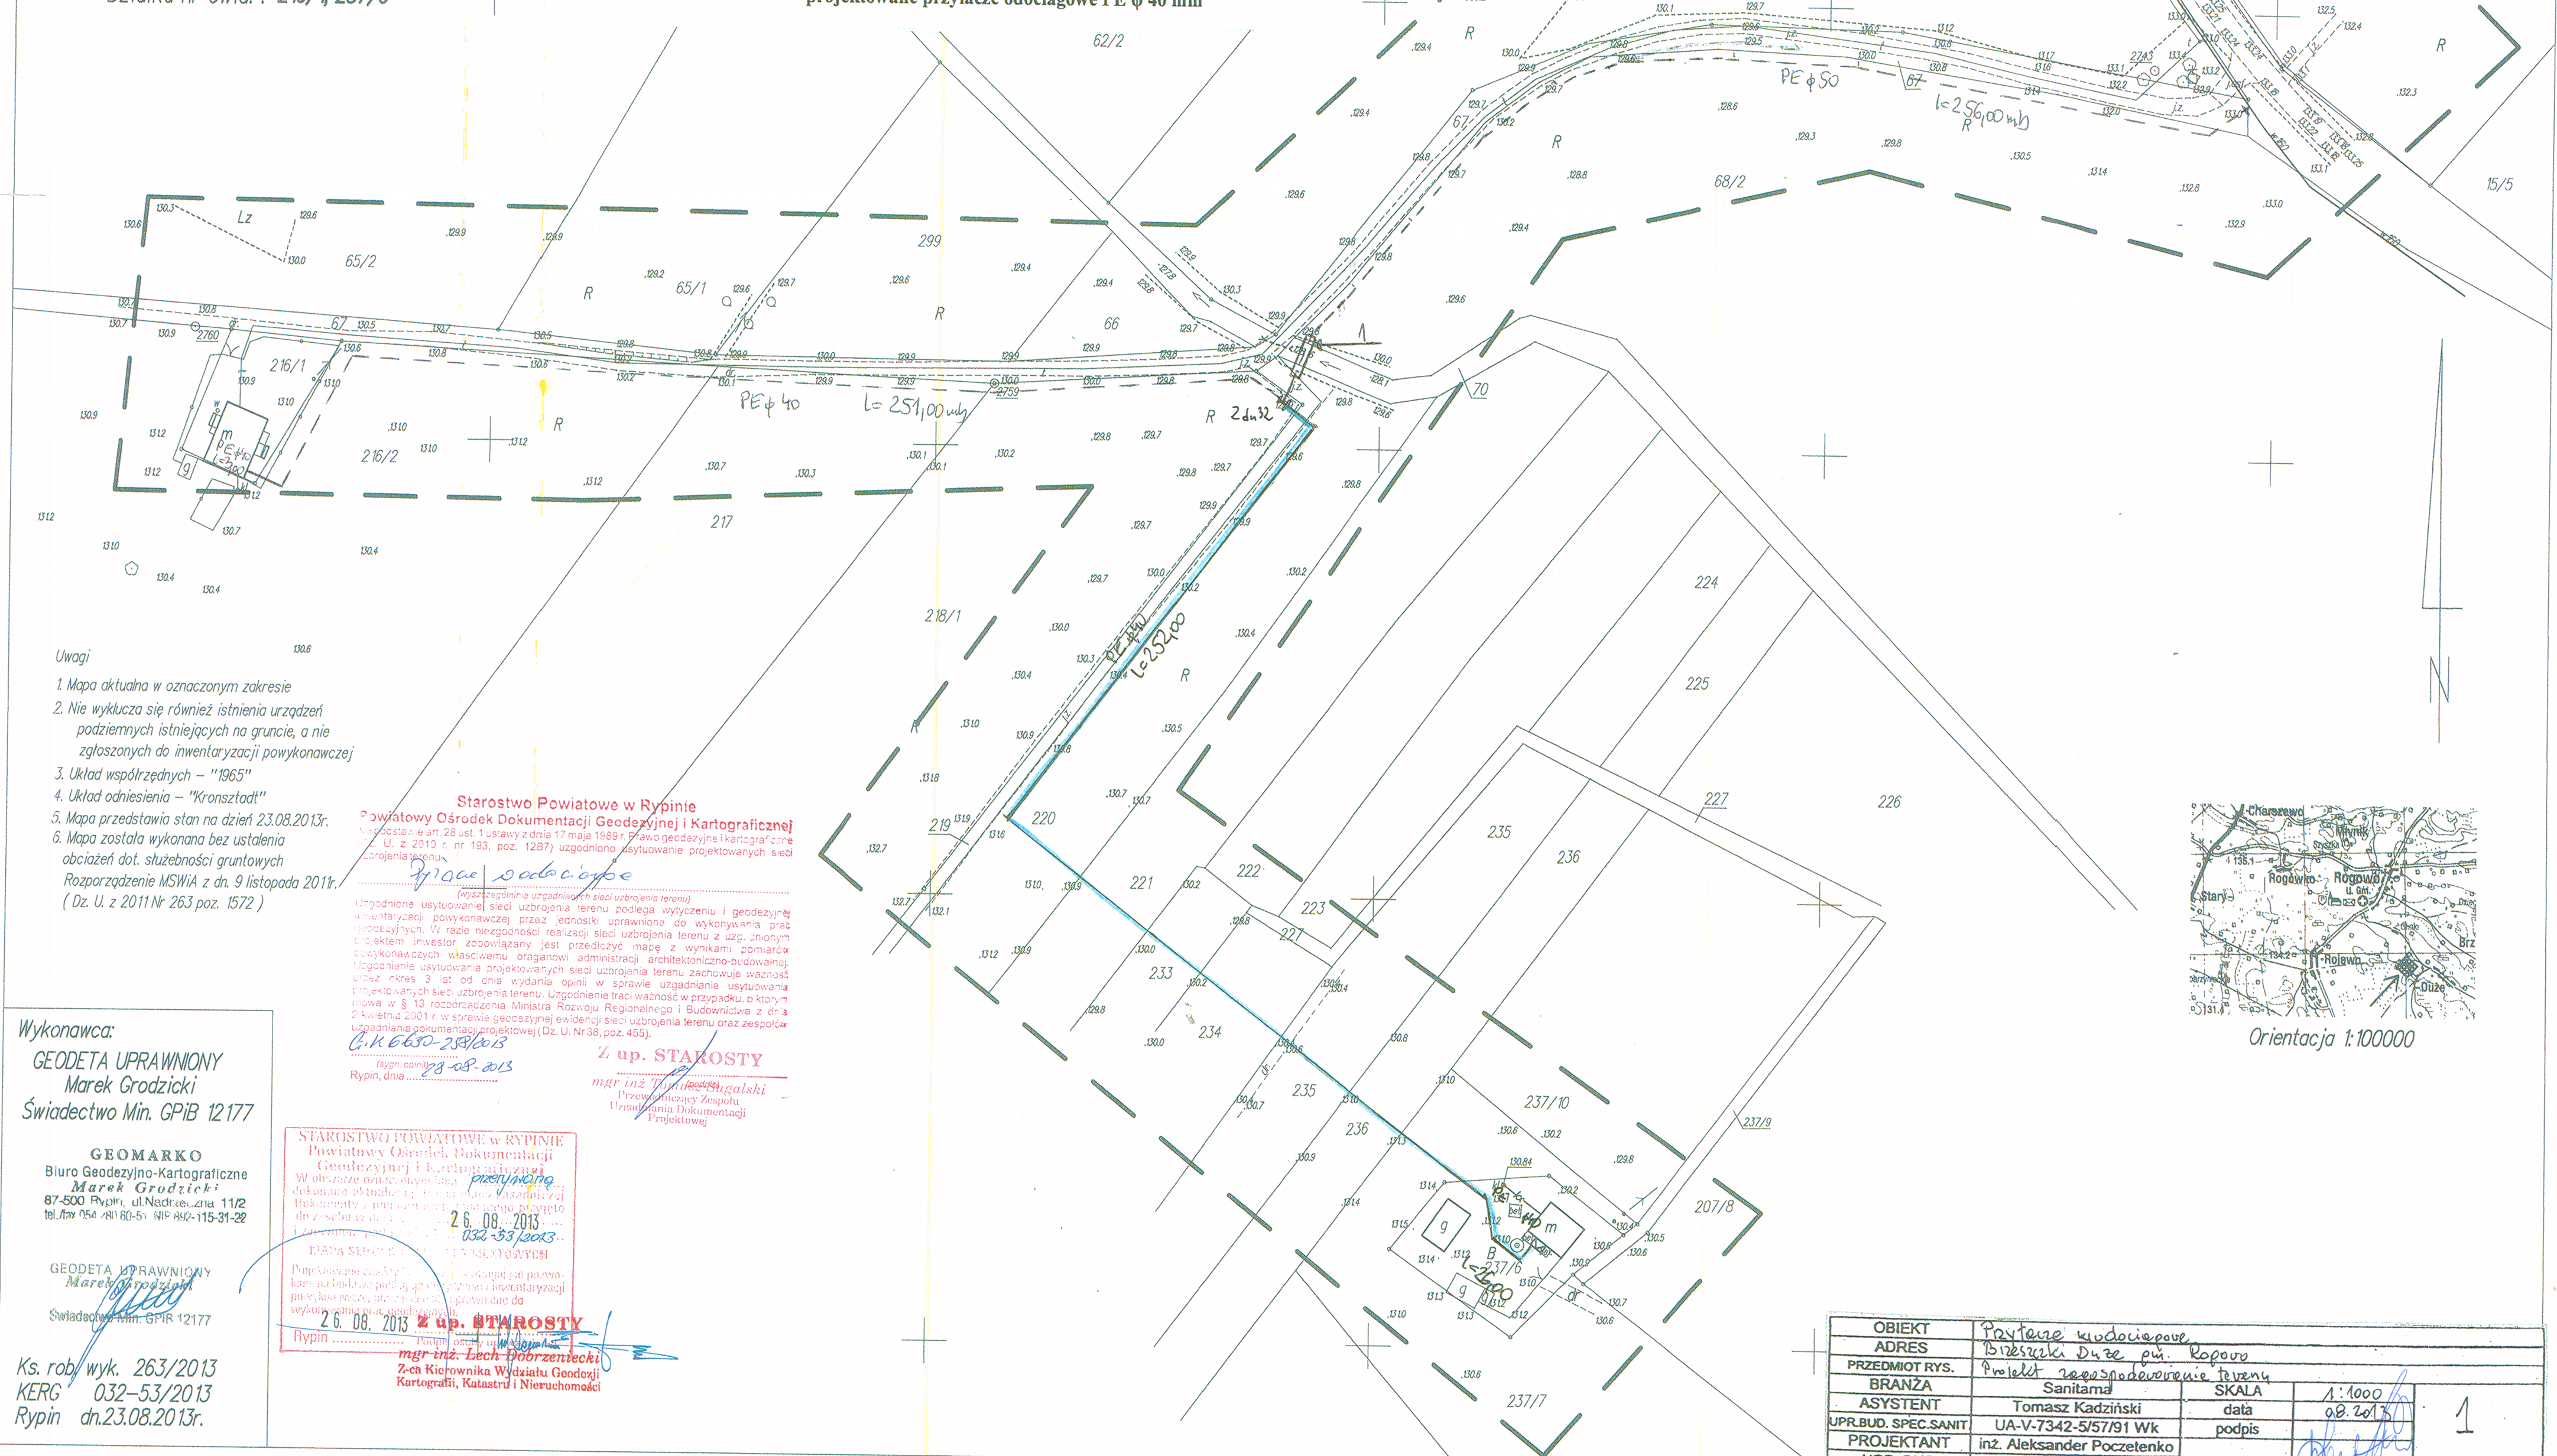

- Uwagi
1. Mapa aktualna w oznaczonym zakresie
 2. Nie wyklucza się również istnienia urządzeń podziemnych istniejących na gruncie, a nie zgłoszonych do inwentaryzacji powykonawczej
 3. Układ współrzędnych – "1965"
 4. Układ odniesienia – "Kronstadt"
 5. Mapa przedstawia stan na dzień 23.08.2013r.
 6. Mapa została wykonana bez ustalenia obciążeń dot. służebności gruntowych
- Rozporządzenie MSWiA z dn. 9 listopada 2011r. (Dz. U. z 2011 Nr 263 poz. 1572)

Starostwo Powiatowe w Rypinie
 Powiatowy Ośrodek Dokumentacji Geodezyjnej i Kartograficznej
 ul. Mickiewicza 11/2, 87-500 Rypin, tel. 87-500 1112, fax 87-500 115-31-22
 Rozporządzenie MSWiA z dn. 9 listopada 2011r. (Dz. U. z 2011 Nr 263 poz. 1572)

Prace nadawcze

Uzgodnione usytuowanie sieci uzbrojenia terenu podlega wytyczeniu i geodezyjnej inwentaryzacji powykonawczej przez jednostki uprawnione do wykonywania prac geodezyjnych. W razie niezgodności realizacji sieci uzbrojenia terenu z uzgodnionym projektem inwestor zobowiązany jest przedłożyć mapę z wynikami pomiarów geodezyjnych właścicieli nieruchomości projektowanych sieci uzbrojenia terenu. Uzgodnienie usytuowania projektowanych sieci uzbrojenia terenu zachowuje ważność przez okres 3 lat od dnia wydania opinii w sprawie uzgodnienia usytuowania projektowanych sieci uzbrojenia terenu. Uzgodnienie traci ważność w przypadku, o którym mowa w § 13 rozporządzenia Ministra Rozwoju Regionalnego i Budownictwa z dnia 2 kwietnia 2001 r. w sprawie geodezyjnej ewidencji sieci uzbrojenia terenu oraz zespółca uposażania dokumentacji projektowej (Dz. U. Nr 38, poz. 455).

G.K. 6650-28/2013
 (sygn. oadm) 23-08-2013
 Rypin, dnia 23-08-2013

Z up. STAROSTY
 mgr inż. Tomasz Jędrzejewski
 Przewodniczący Zespołu
 Uzgodnienia Dokumentacji
 Projektowej

Wykonawca:
GEODETA UPRAWNIONY
Marek Grodzicki
Świadczenie Min. GPIB 12177

GEOMARKO
 Biuro Geodezyjno-Kartograficzne
Marek Grodzicki
 87-500 Rypin, ul. Mickiewicza 11/2
 tel. 87-500 1112, fax 87-500 115-31-22

GEODETA UPRAWNIONY
Marek Grodzicki
 Świadczenie Min. GPIB 12177

Ks. rob. wyk. 263/2013
 KERG 032-53/2013
 Rypin dn. 23.08.2013r.


STAROSTWO POWIATOWE W RYPINIE
 Powiatowy Ośrodek Dokumentacji Geodezyjnej i Kartograficznej
 ul. Mickiewicza 11/2, 87-500 Rypin, tel. 87-500 1112, fax 87-500 115-31-22
 Rozporządzenie MSWiA z dn. 9 listopada 2011r. (Dz. U. z 2011 Nr 263 poz. 1572)

Prace nadawcze

Uzgodnione usytuowanie sieci uzbrojenia terenu podlega wytyczeniu i geodezyjnej inwentaryzacji powykonawczej przez jednostki uprawnione do wykonywania prac geodezyjnych. W razie niezgodności realizacji sieci uzbrojenia terenu z uzgodnionym projektem inwestor zobowiązany jest przedłożyć mapę z wynikami pomiarów geodezyjnych właścicieli nieruchomości projektowanych sieci uzbrojenia terenu. Uzgodnienie usytuowania projektowanych sieci uzbrojenia terenu zachowuje ważność przez okres 3 lat od dnia wydania opinii w sprawie uzgodnienia usytuowania projektowanych sieci uzbrojenia terenu. Uzgodnienie traci ważność w przypadku, o którym mowa w § 13 rozporządzenia Ministra Rozwoju Regionalnego i Budownictwa z dnia 2 kwietnia 2001 r. w sprawie geodezyjnej ewidencji sieci uzbrojenia terenu oraz zespółca uposażania dokumentacji projektowej (Dz. U. Nr 38, poz. 455).

G.K. 6650-28/2013
 (sygn. oadm) 23-08-2013
 Rypin, dnia 23-08-2013

Z up. STAROSTY
 mgr inż. Lech Dobrzeński
 7-ca Kierownika Wydziału Geodezji
 Kartografii, Katastru i Nieruchomości

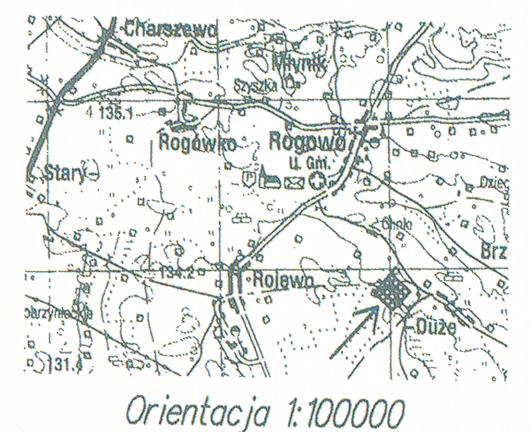

OBIEKT	Przyłącze wodociągowe		
ADRES	Brzeszczki Duże gm. Rogowo		
PRZEDMIOT RYS.	Projekt zagospodarowania terenu		
BRANŻA	Sanitarna	SKALA	1:1000
ASYSTENT	Tomasz Kadziński	data	08.2013
UPR.BUD. SPEC.SANIT	UA-V-7342-5/57/91 Wk	podpis	
PROJEKTANT	inż. Aleksander Poczetenko	podpis	
UPR. BUD	489/72Bg	podpis	

1
 RYS. NR